

S=1:1000 [A1]



さくらの下
スターバックス前

ラ・チャンス前

市道牛島城川原線

市道鹽山駅北線

市道湊入船町線

木場町(南)

いたち川

富山市総合体育館

年度 第 号

富山県富岩運河環水公園

富山市 湊入船町 地内

牛島町(西)

全体位置図

葉中

縮尺 1:1000


令和 7 年 月 日 製作

* 号

* 号

電気設備平面図

S=1:1000 [A1]

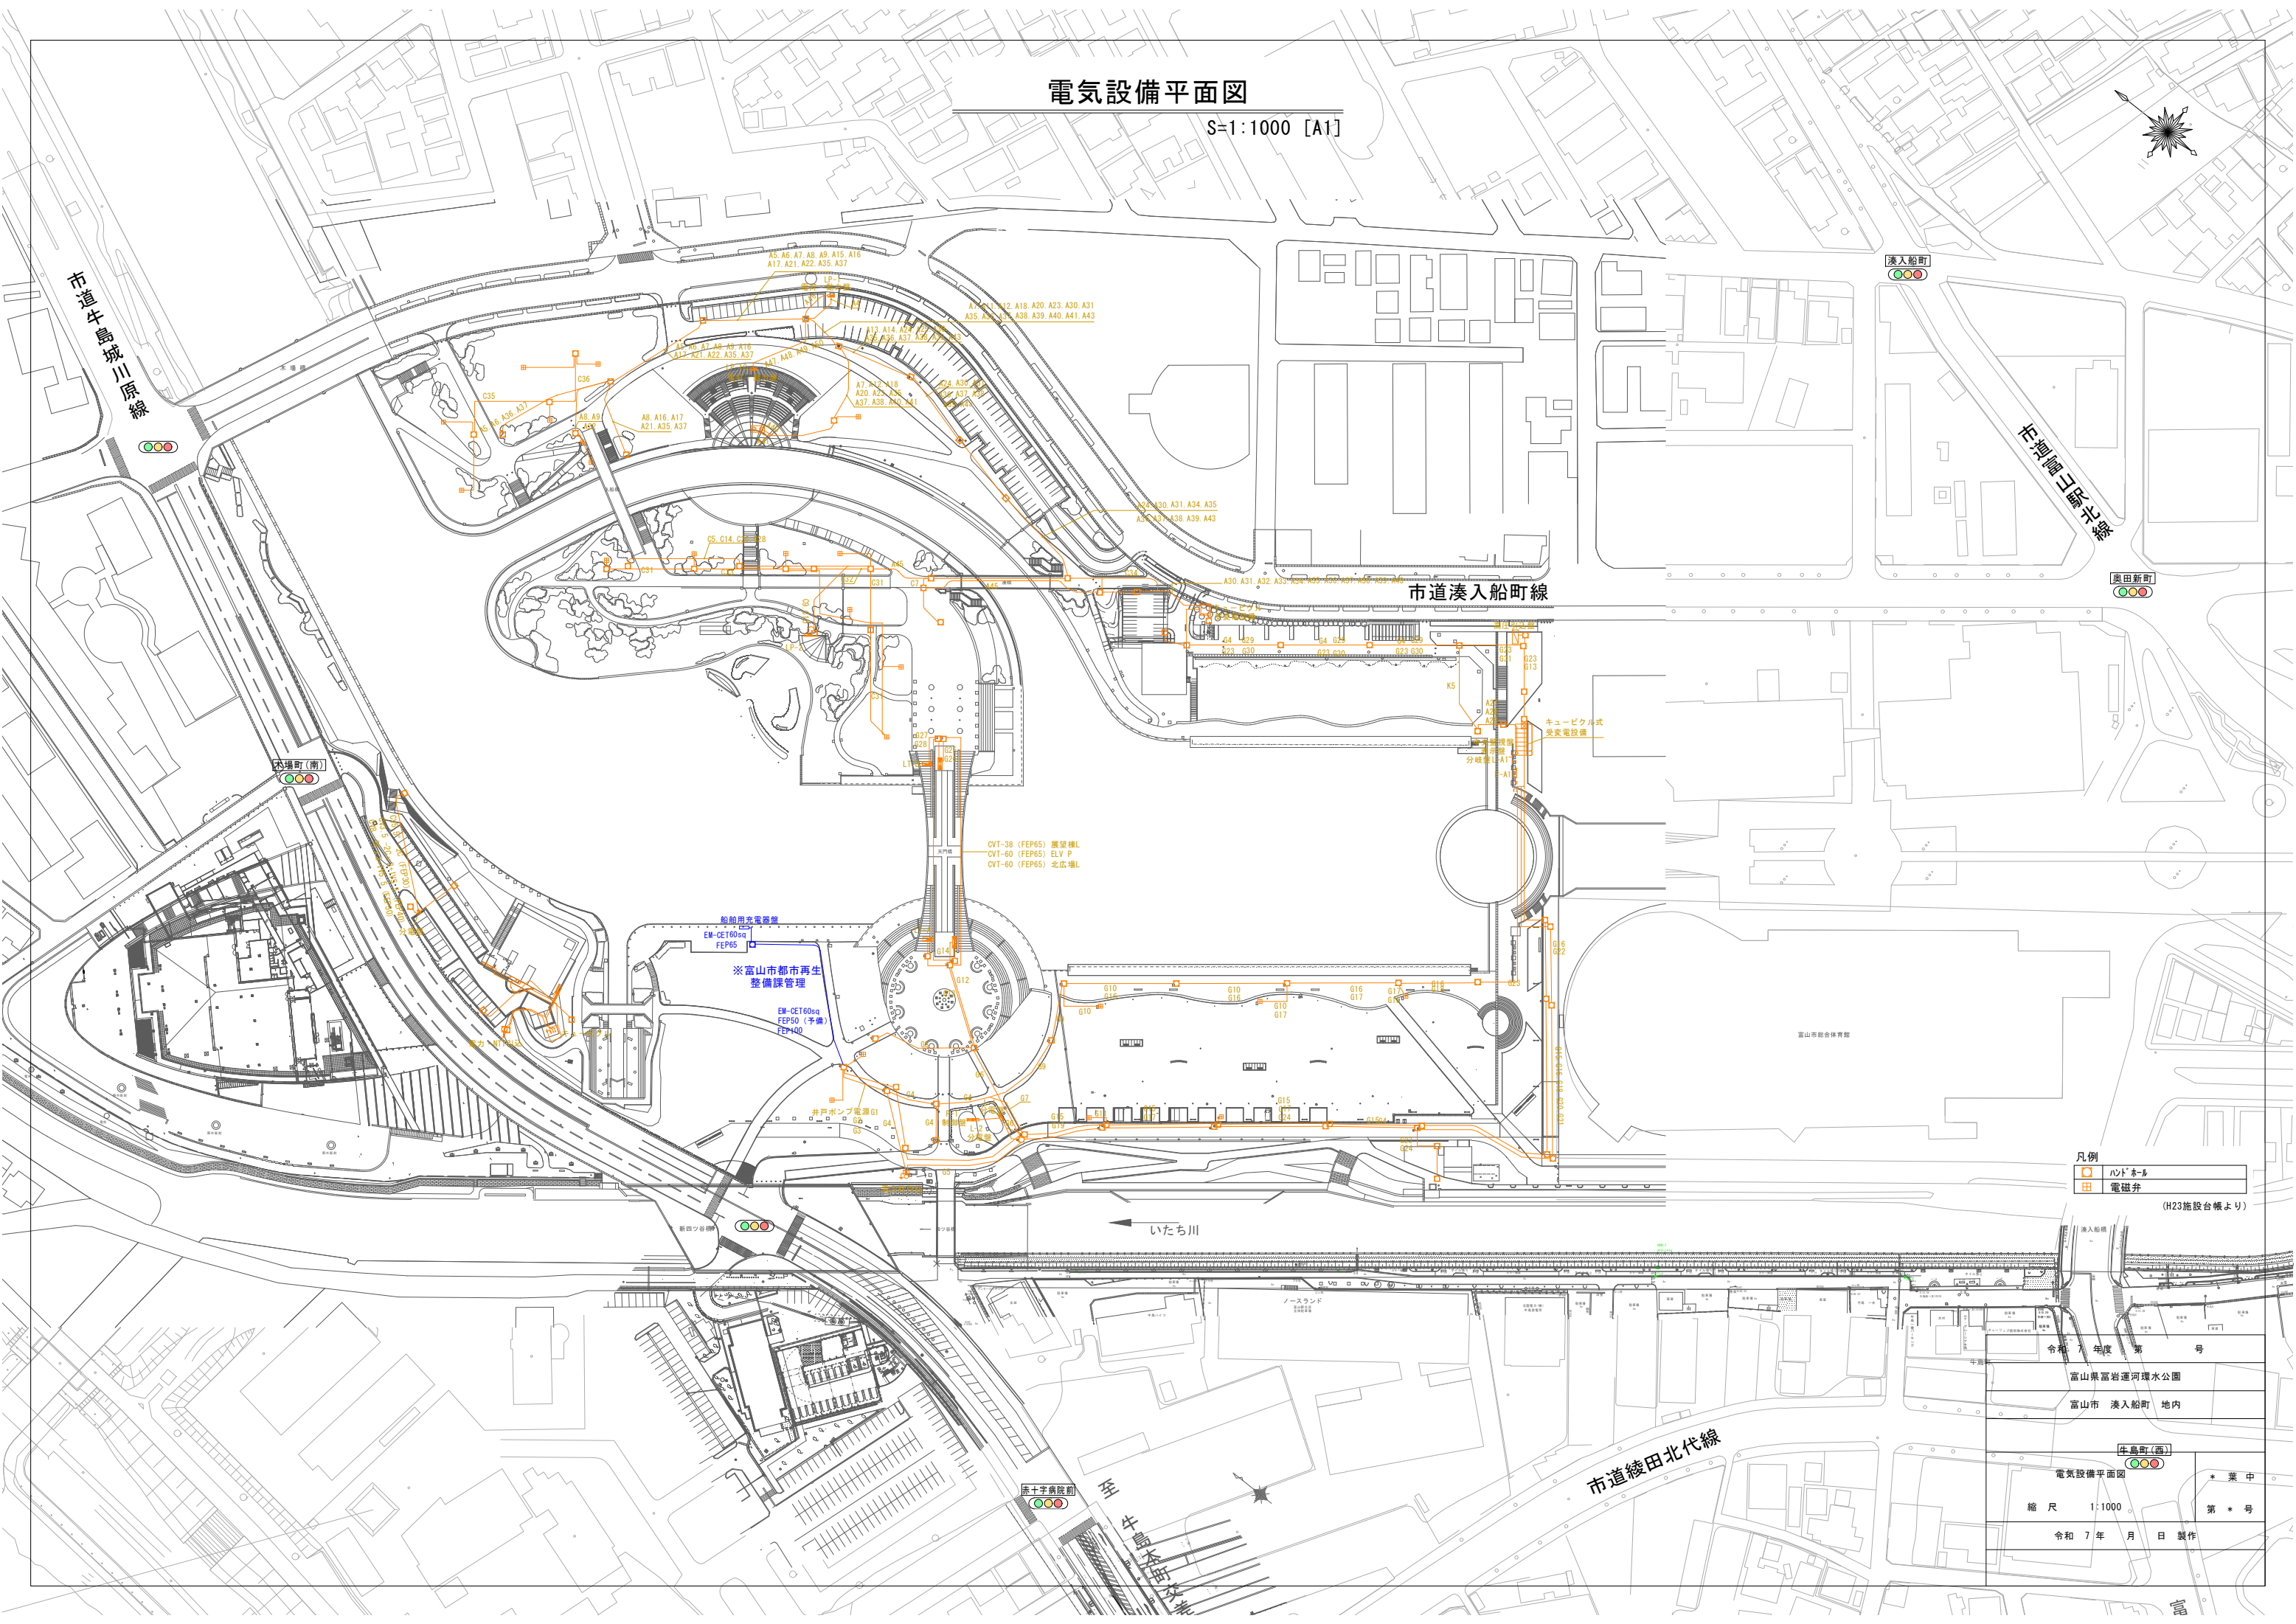


凡例

○	ハンド・ターム
田	電磁弁

(H23施設台帳より)

令和 7 年 度 第 号	牛島町(西)	電気設備平面図	* 葉 中
富山県富岩運河環水公園	湊入船町	縮 尺 1:1000	第 * 号
富山市 湊入船町 地内		令和 7 年 月 日 製作	

S=1:1000 [A1]

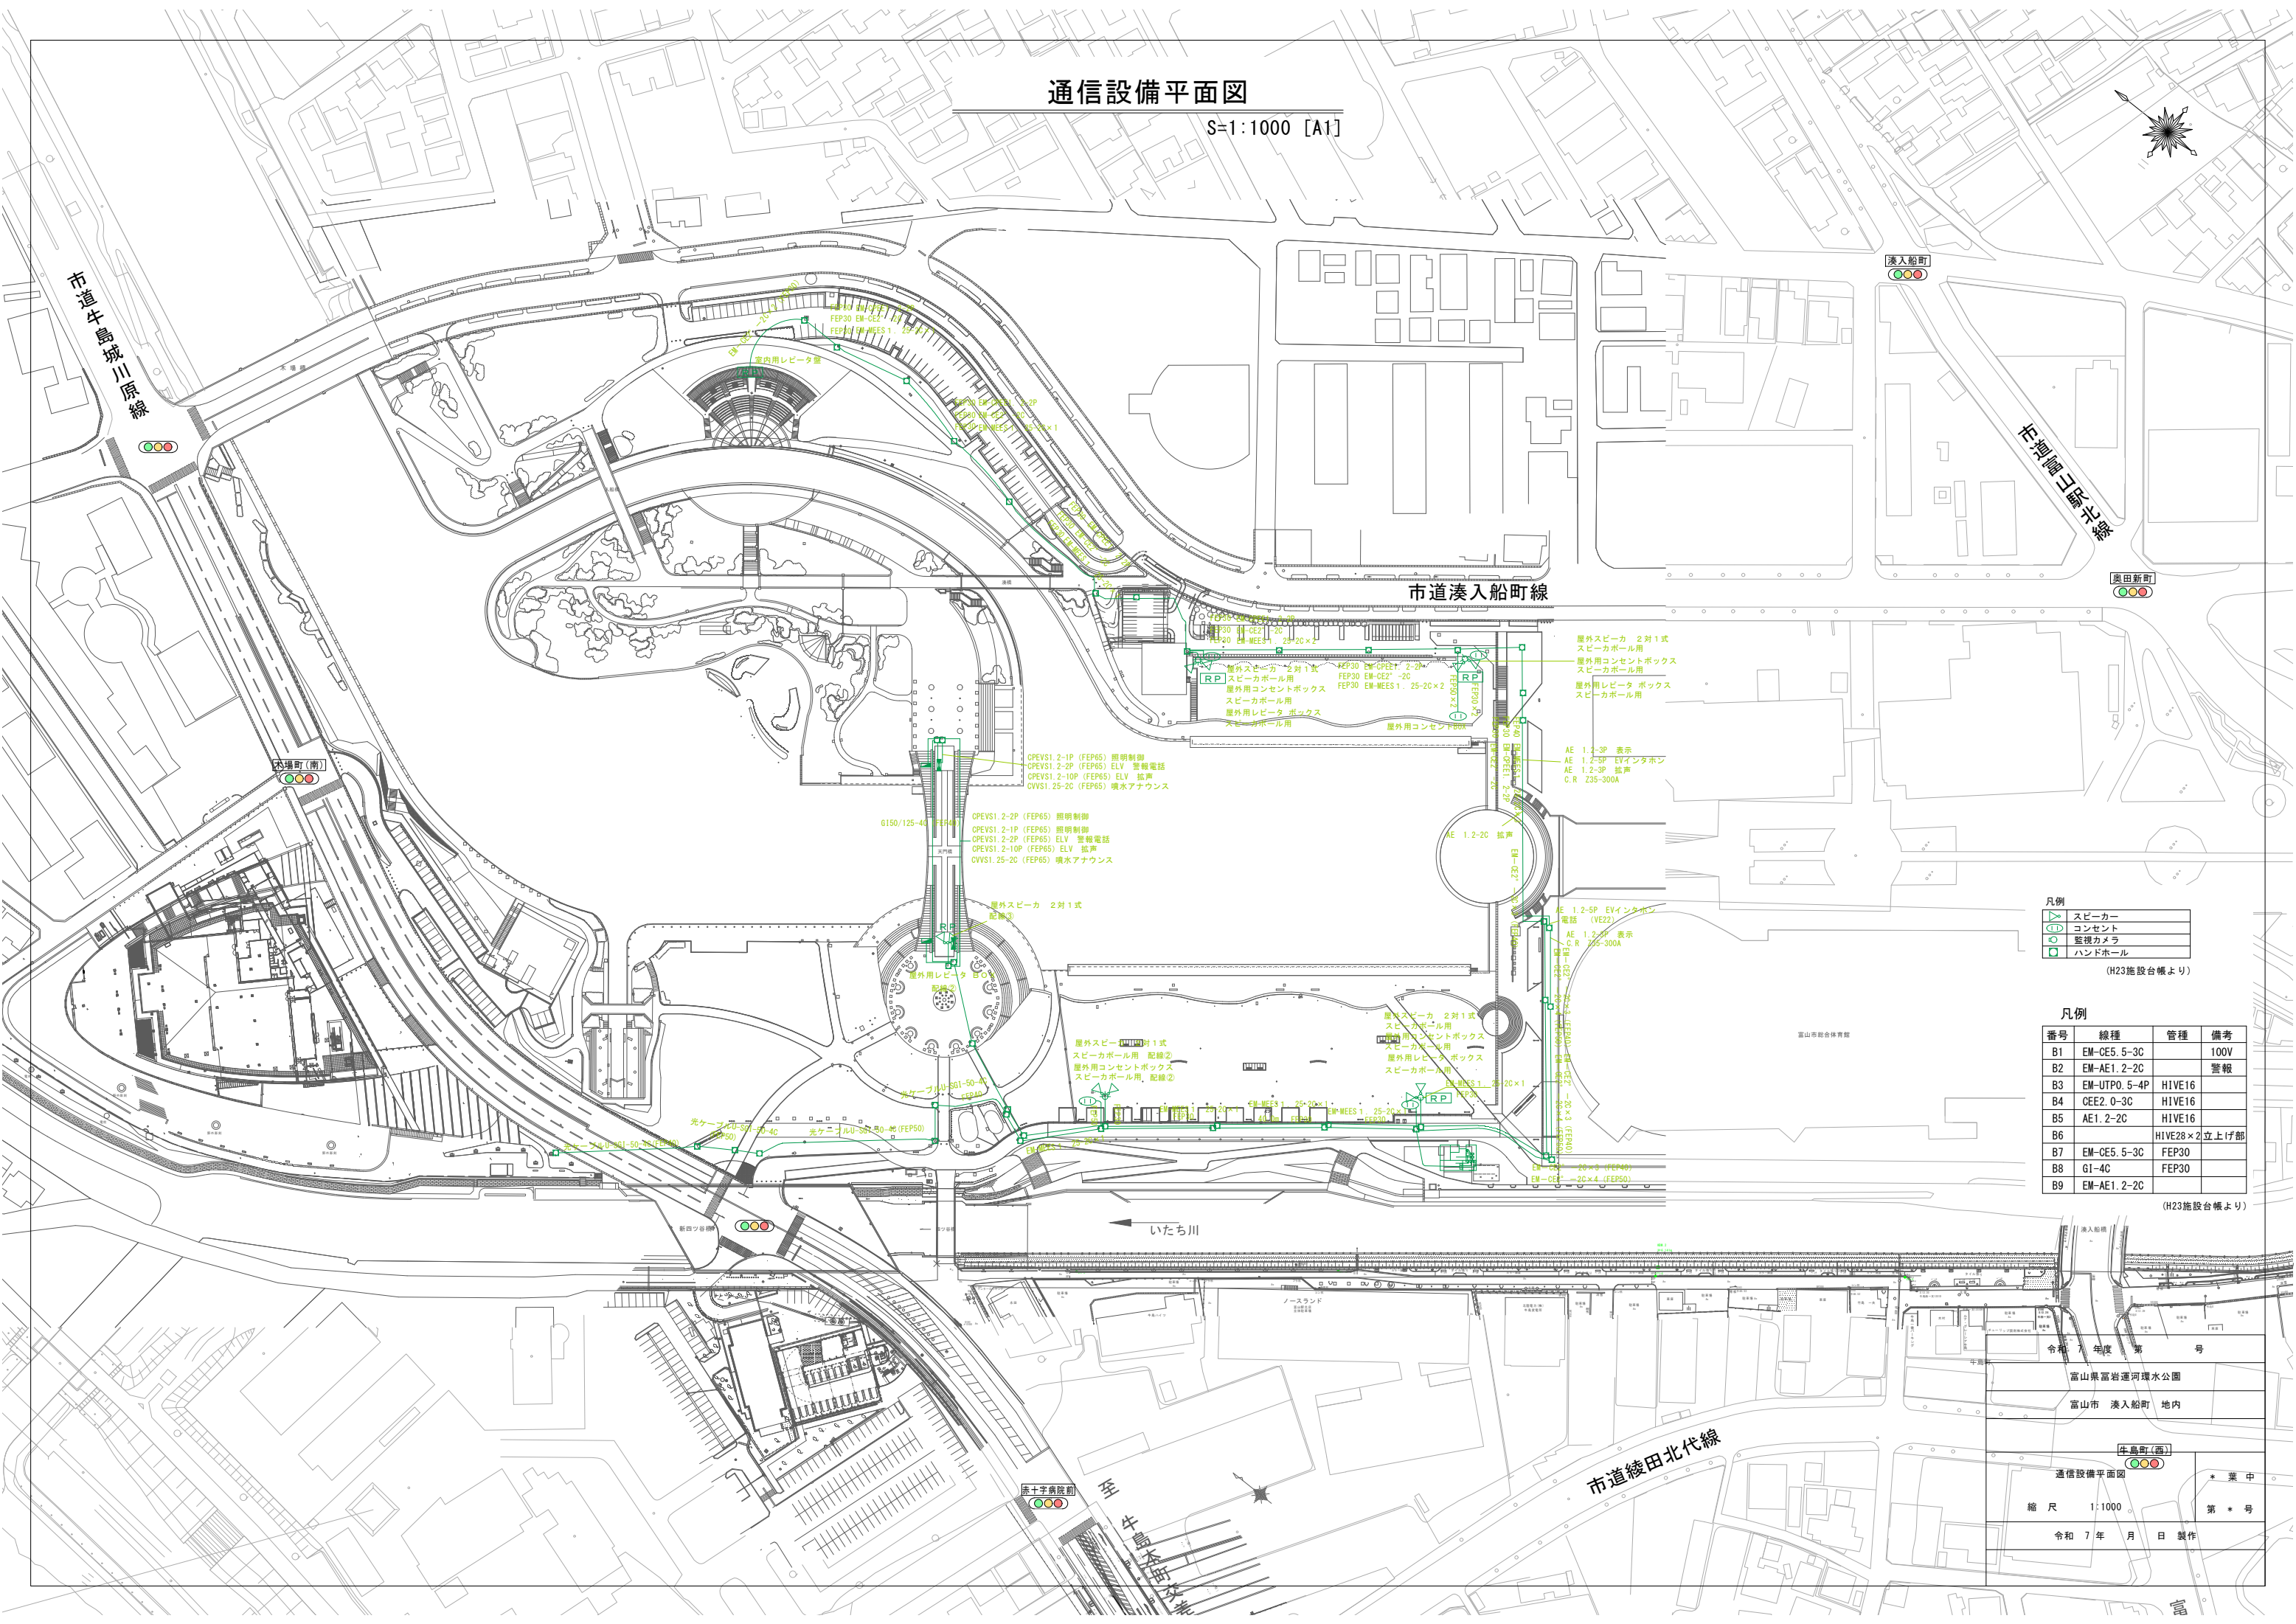

凡例

	スピーカー
	コンセント
	監視カメラ
	ハンドホール

(H23施設台帳より)

凡例			
番号	線種	管種	備考
B1	EM-CE5. 5-3C		100V
B2	EM-AE1. 2-2C		警報
B3	EM-UTP0. 5-4P	HIVE16	
B4	CEE2. 0-3C	HIVE16	
B5	AE1. 2-2C	HIVE16	
B6		HIVE28×2	立上付部
B7	EM-CE5. 5-3C	FEP30	
B8	GI-4C	FEP30	
B9	EM-AE1. 2-2C		

(H23施設台帳より)

令和 7 年 度 第 号

富山県富岩遼河環水公園

富山市 湊入船町 地内

牛島町(森)


 
通信設備平面図

縮 尺 1:1000

第 * 号

令和 7 年 月 日 製作



さくらの下ノスタバ前駐車場
平面図
S=1:200 [A1]

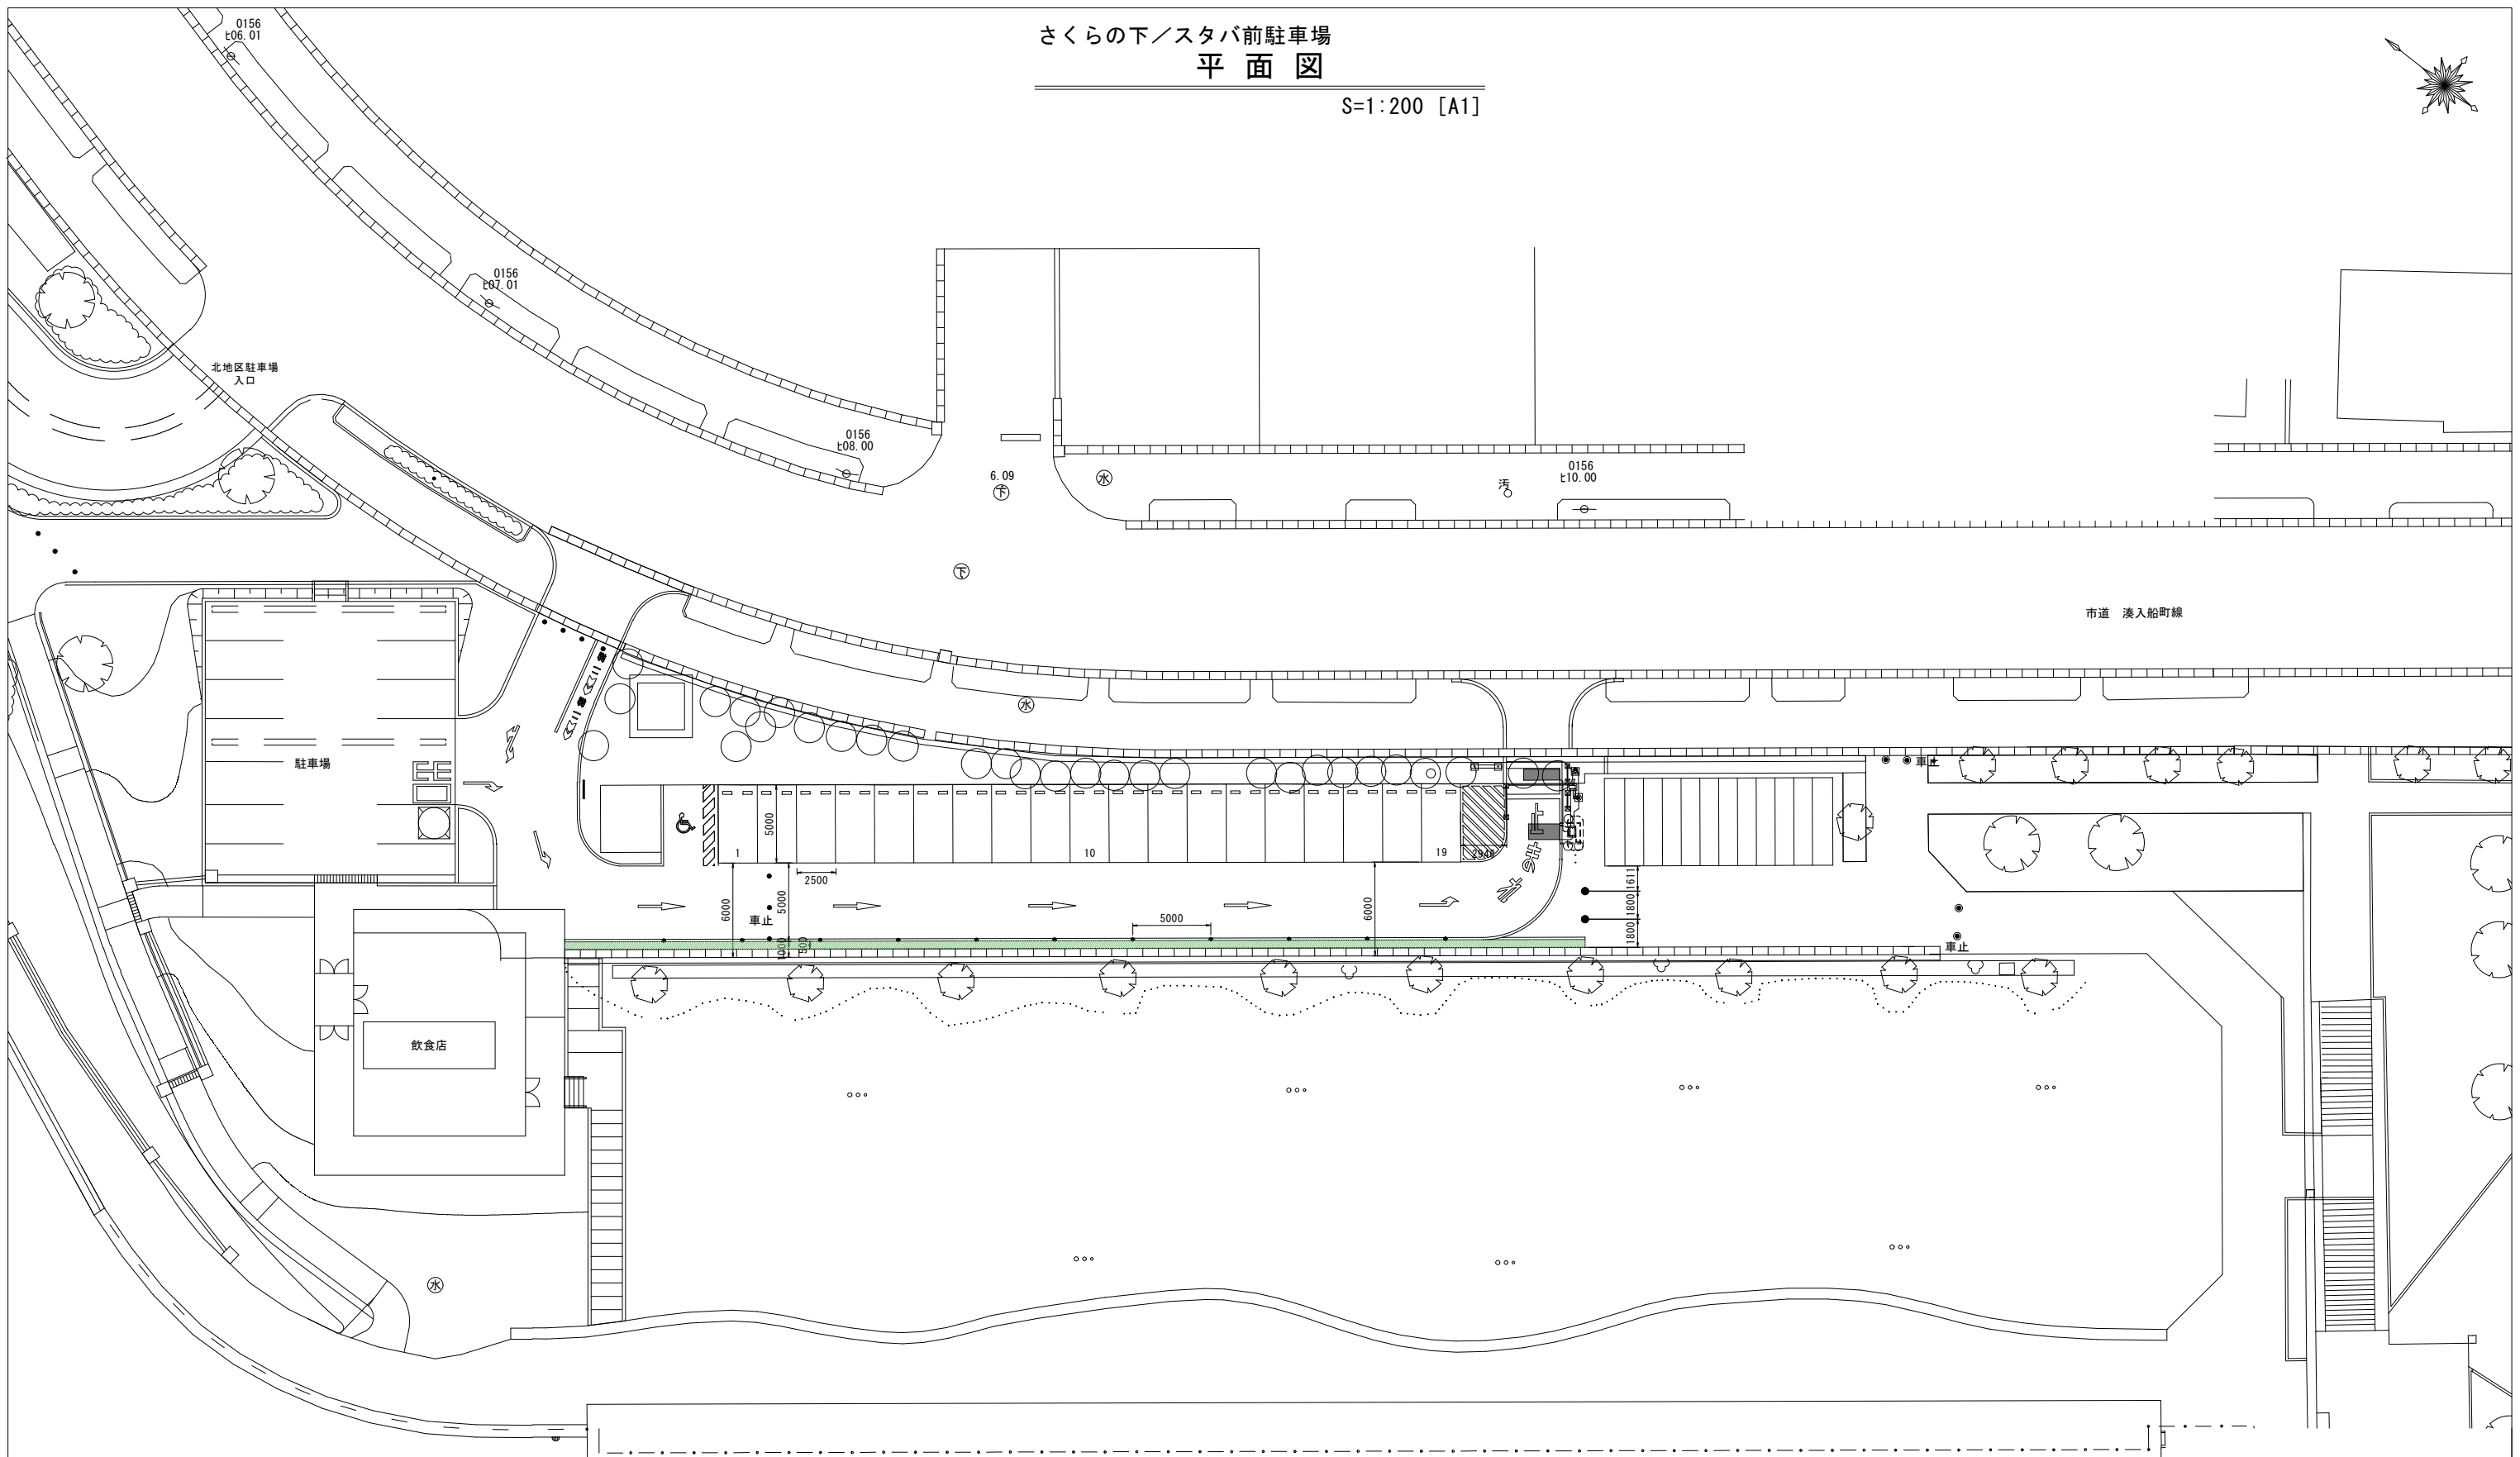

令和 7 年度 第 号	
富山県富岩連河環水公園	
富山市 湊入船町 地内	
さくらの下ノスタバ前駐車場 計画平面図 縮 尺 1:200	* 業 中 第 * 号
令和 7 年 月 日 製作	

さくらの下ノスタバ前駐車場
電気設備平面図

 S=1:200 [A1]

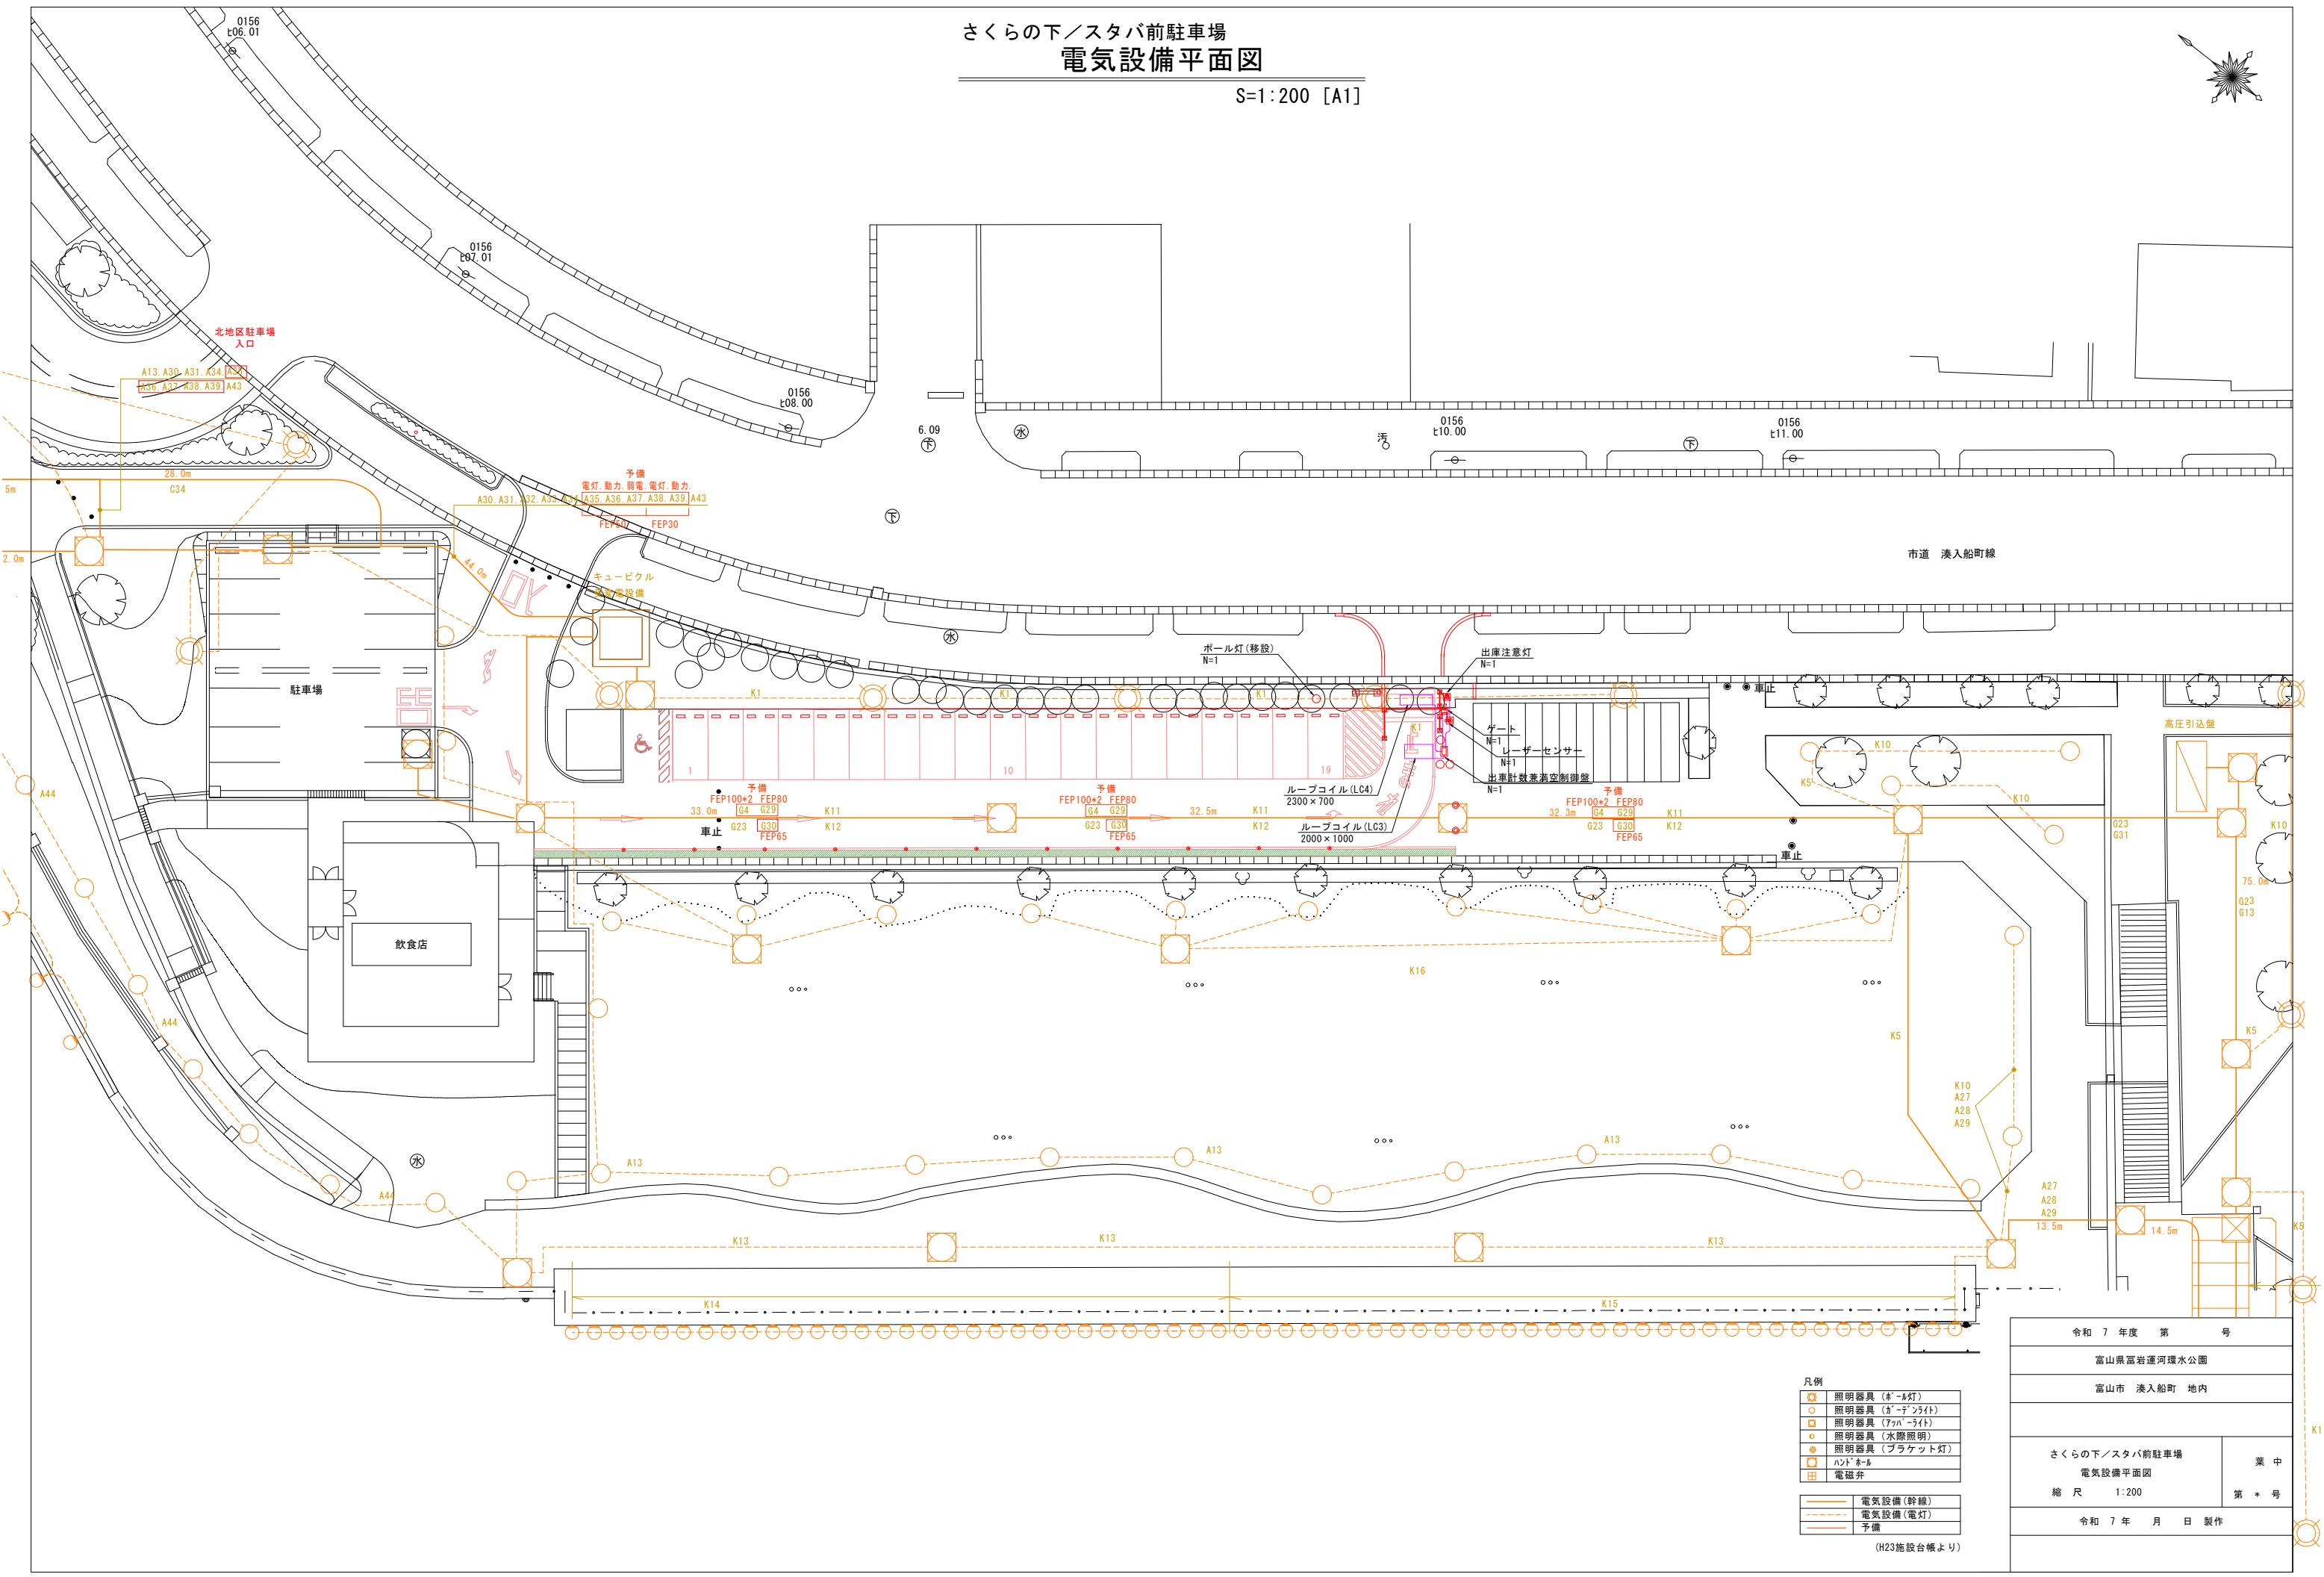

凡例


□	照明器具 (棒・球灯)
○	照明器具 (シー・シー・ライト)
△	照明器具 (ファン・ライト)
◇	照明器具 (水露照明)
●	照明器具 (ブラケット灯)
■	ハット・ホール
田	電磁弁
—	電気設備 (幹線)
- - -	電気設備 (電灯)
—	予備

(H23施設台帳より)

令和 7 年度 第 号	
富山県富岩連河環水公園	
富山市 湊入船町 地内	
さくらの下ノスタバ前駐車場	
電気設備平面図	業 中
縮 尺 1:200	第 * 号
令和 7 年 月 日 製作	

さくらの下ノスタバ前駐車場
通信設備平面図

 S=1:200 [A1]



0156
t06.01

0156
t07.01

0156
t08.00

0156
t10.00

0156
t11.00

北地区駐車場
入口

市道 湊入船町線

駐車場

飲食店

RP

屋外スピーカ 2対1式
スピーカボール用
屋外用コンセントボックス
スピーカボール用
屋外用レビータ ボックス
スピーカボール用

RP

屋外スピーカ 2対1式
スピーカボール用
屋外用コンセントボックス
スピーカボール用
屋外用レビータ ボックス
スピーカボール用

屋外用コンセントBOX

FEP30 EM-QPEE1 2-2P
FEP30 EM-QE2 20
FEP30 EM-MEES 1 25-20x2

FEP30 EM-QPEE1 2-2P
FEP30 EM-QE2 20
FEP30 EM-MEES 1 25-20x2

FEP40 EM-MEES 1 25-20x3
FEP30 EM-QPEE1 2-2P
FEP30 EM-QE2 20

AE 1.2-3P 表示
AE 1.2-5P EVインタホン
AE 1.2-3P 拡声
C.R Z35-300A

凡例	
スピーカー	
コンセント	
監視カメラ	
ハンドホール	

(H23施設台帳より)

令和 7 年度 第 号

富山県富岩連河環水公園


富山市 湊入船町 地内

さくらの下ノスタバ前駐車場
通信設備平面図

縮 尺 1:200

令和 7 年 月 日 製作


* 業 中
第 * 号

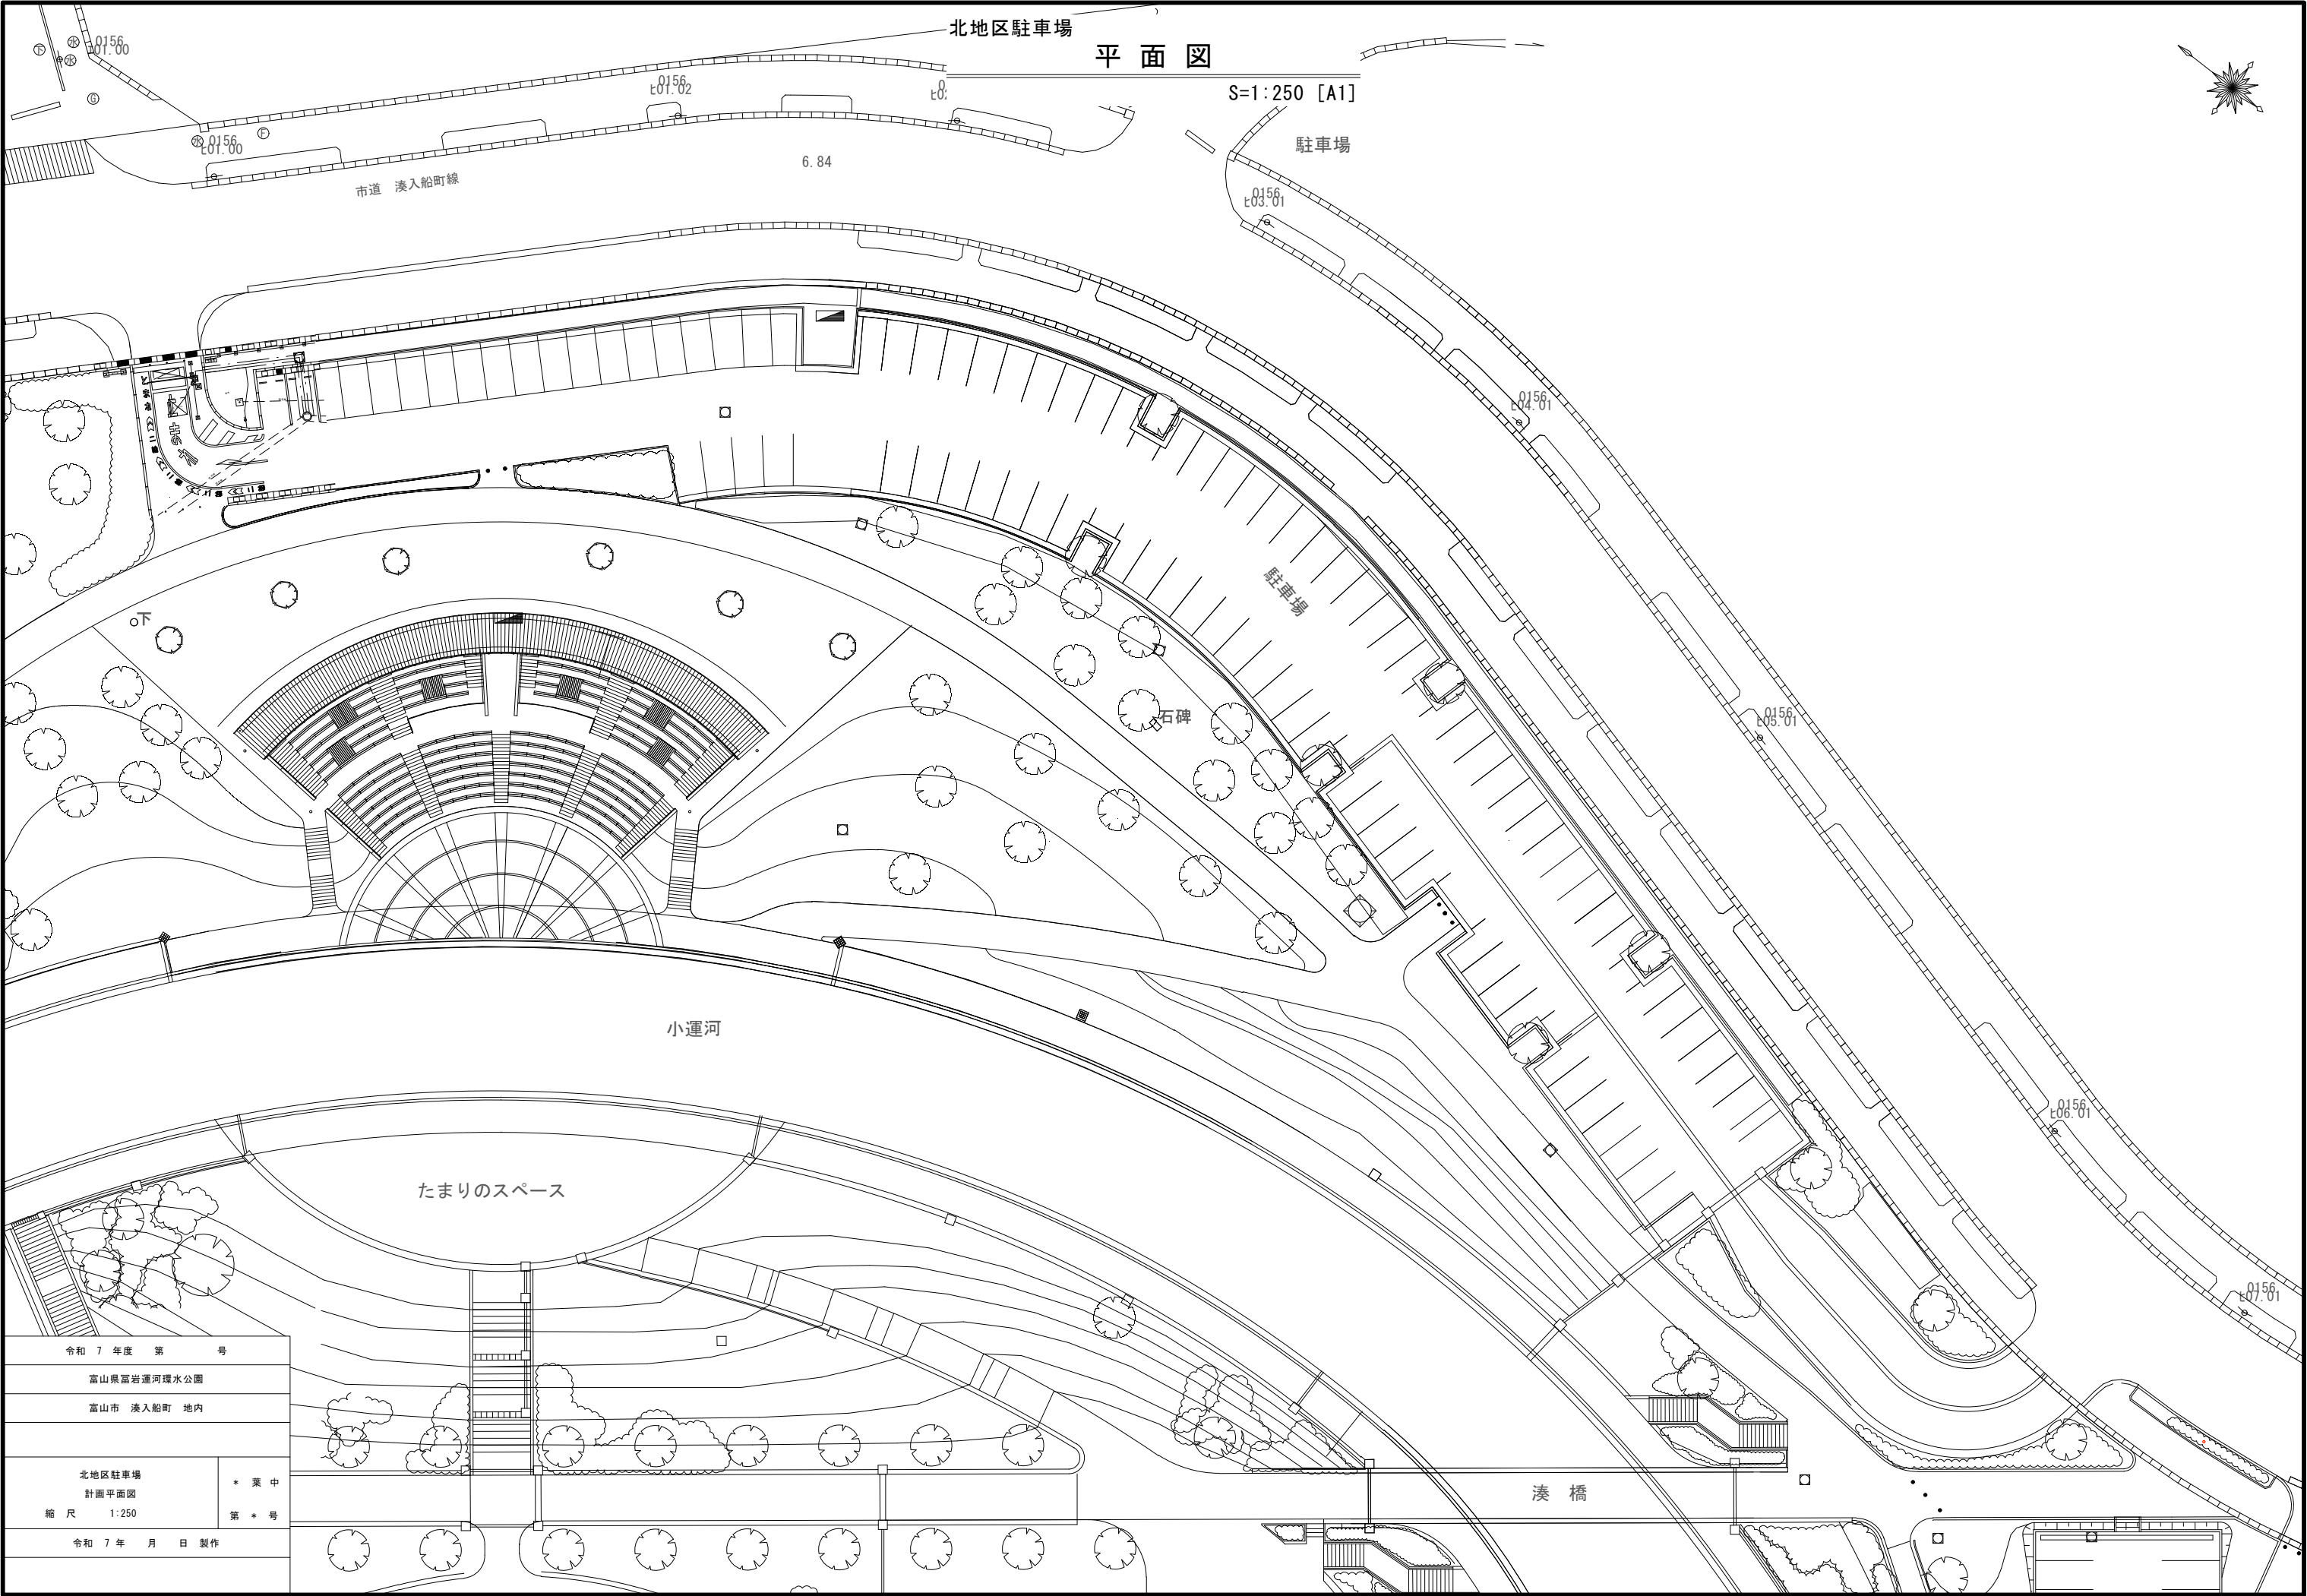

令和 7 年度 第 号	
富山県富岩運河環水公園	
富山市 湊入船町 地内	
北地区駐車場 計画平面図	* 業 中
縮 尺 1:250	第 * 号
令和 7 年 月 日 製作	

S=1:250 [A1]

S=1:250 [A1]

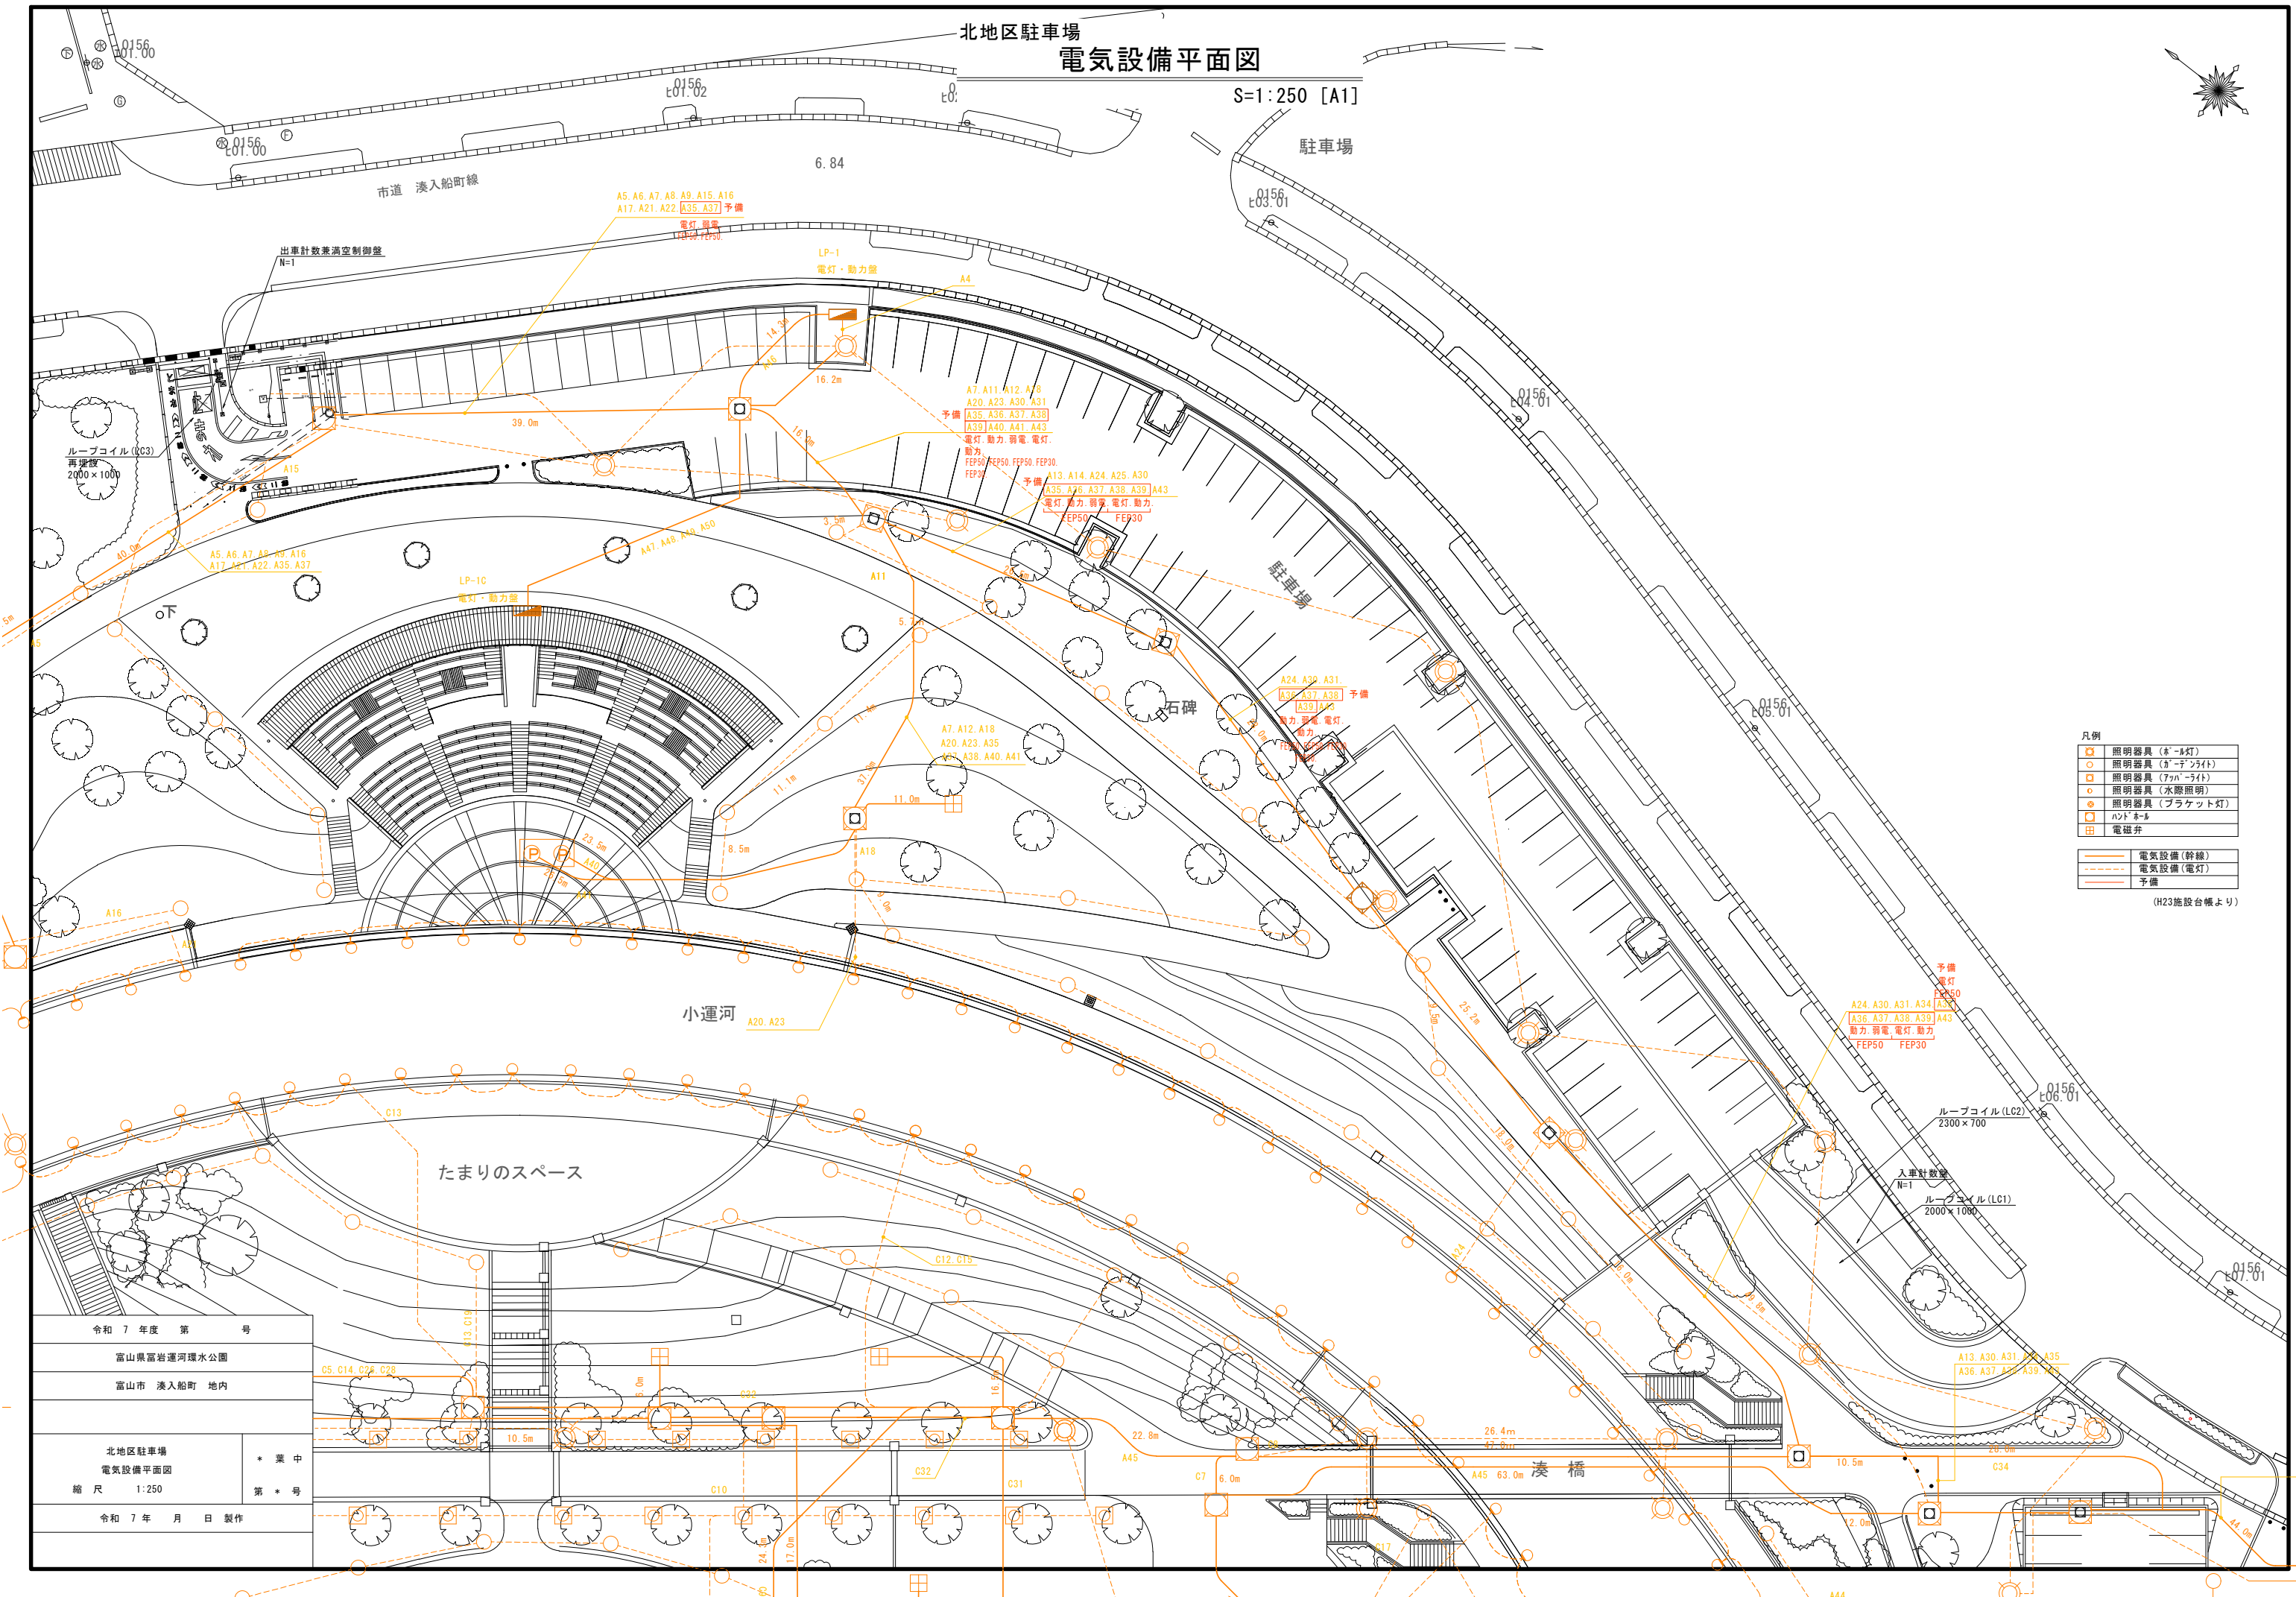

凡例	
	照明器具（ｶﾞｰﾙ灯）
	照明器具（ｶﾞｰﾅﾞﾗｲﾄ）
	照明器具（ﾌｹﾞﾝｰﾗｲﾄ）
	照明器具（水陰照明）
	照明器具（ﾌﾞﾗｹｯﾄ灯）
	ﾊﾝﾄﾞｰﾙ
	電磁弁
	電気設備（幹線）
	電気設備（電灯）
	予備

23施設台帳より)

令和 7 年度 第 号

富山県富岩運河環水公園

富山市 湊入船町 地内


北地区駐車場
電気設備平面図

縮尺

令和 7 年 月 日 製作

* 葉 中
第 * 号



第 * 号

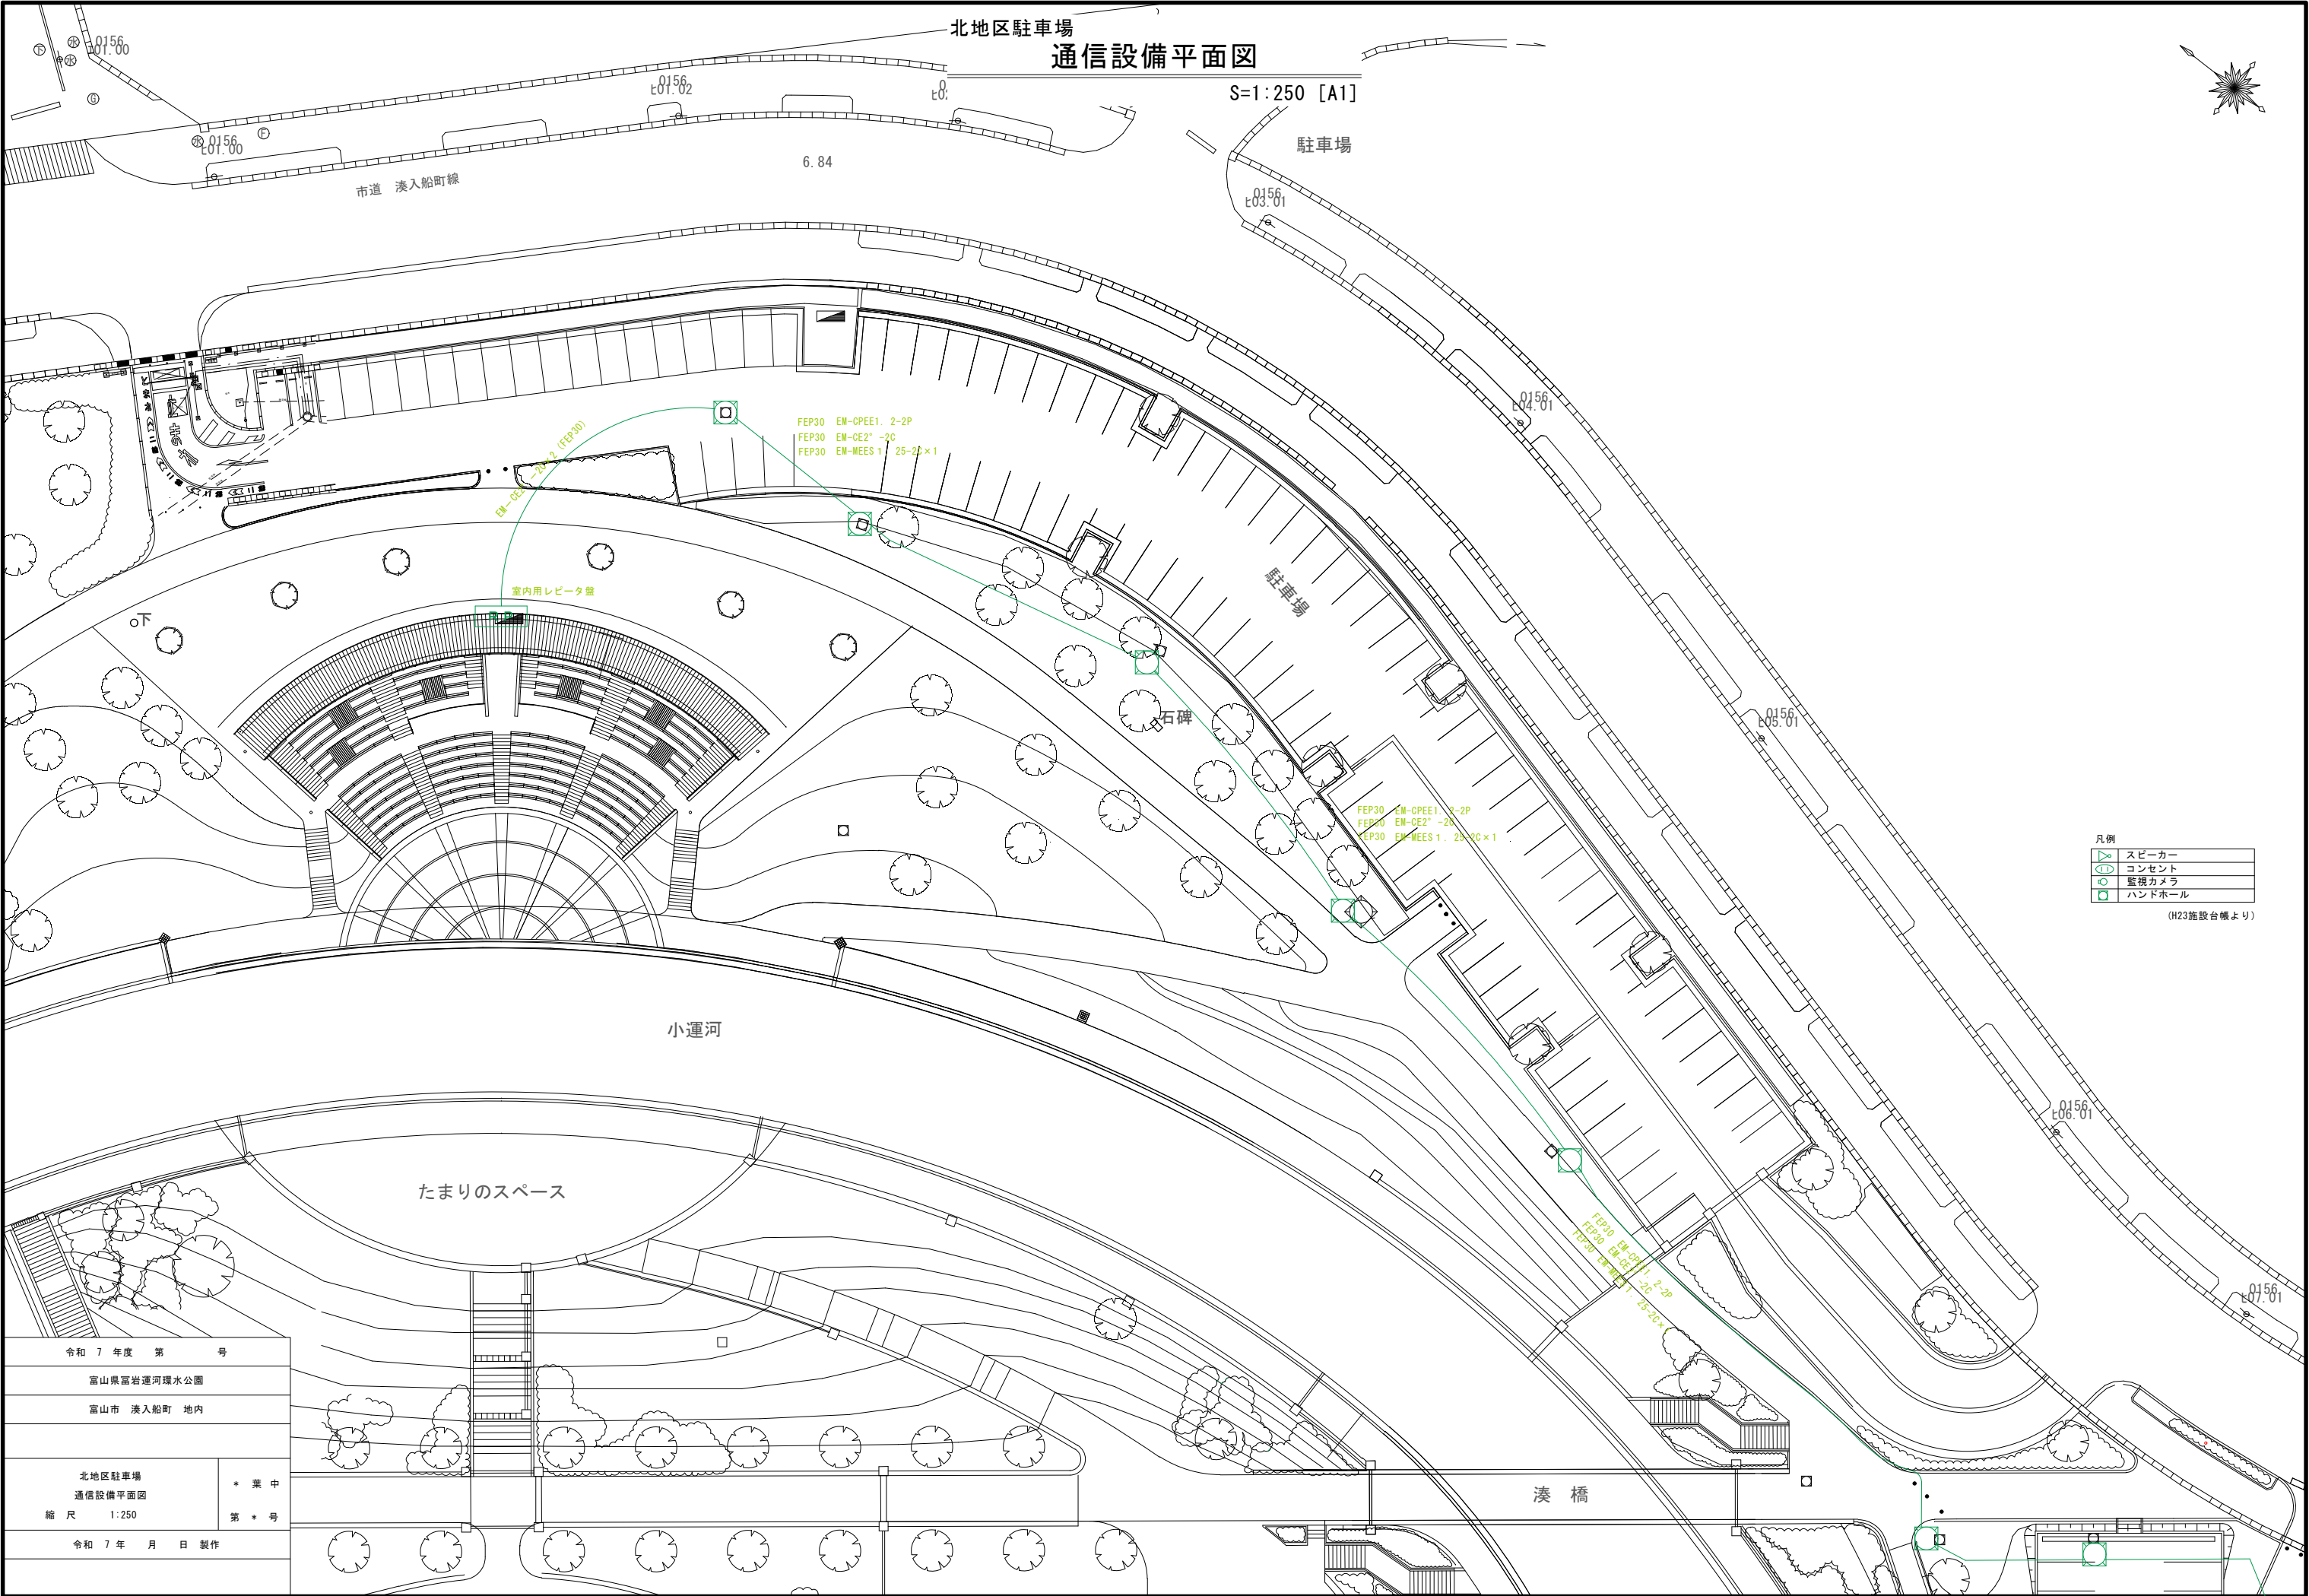

令和 7 年度 第 号	
富山県富岩運河環水公園	
富山市 湊入船町 地内	
北地区駐車場 通信設備平面図	* 業 中
縮 尺 1:250	第 * 号
令和 7 年 月 日 製作	

ラ・シャンス前駐車場
平面図

 S=1:200 [A1]

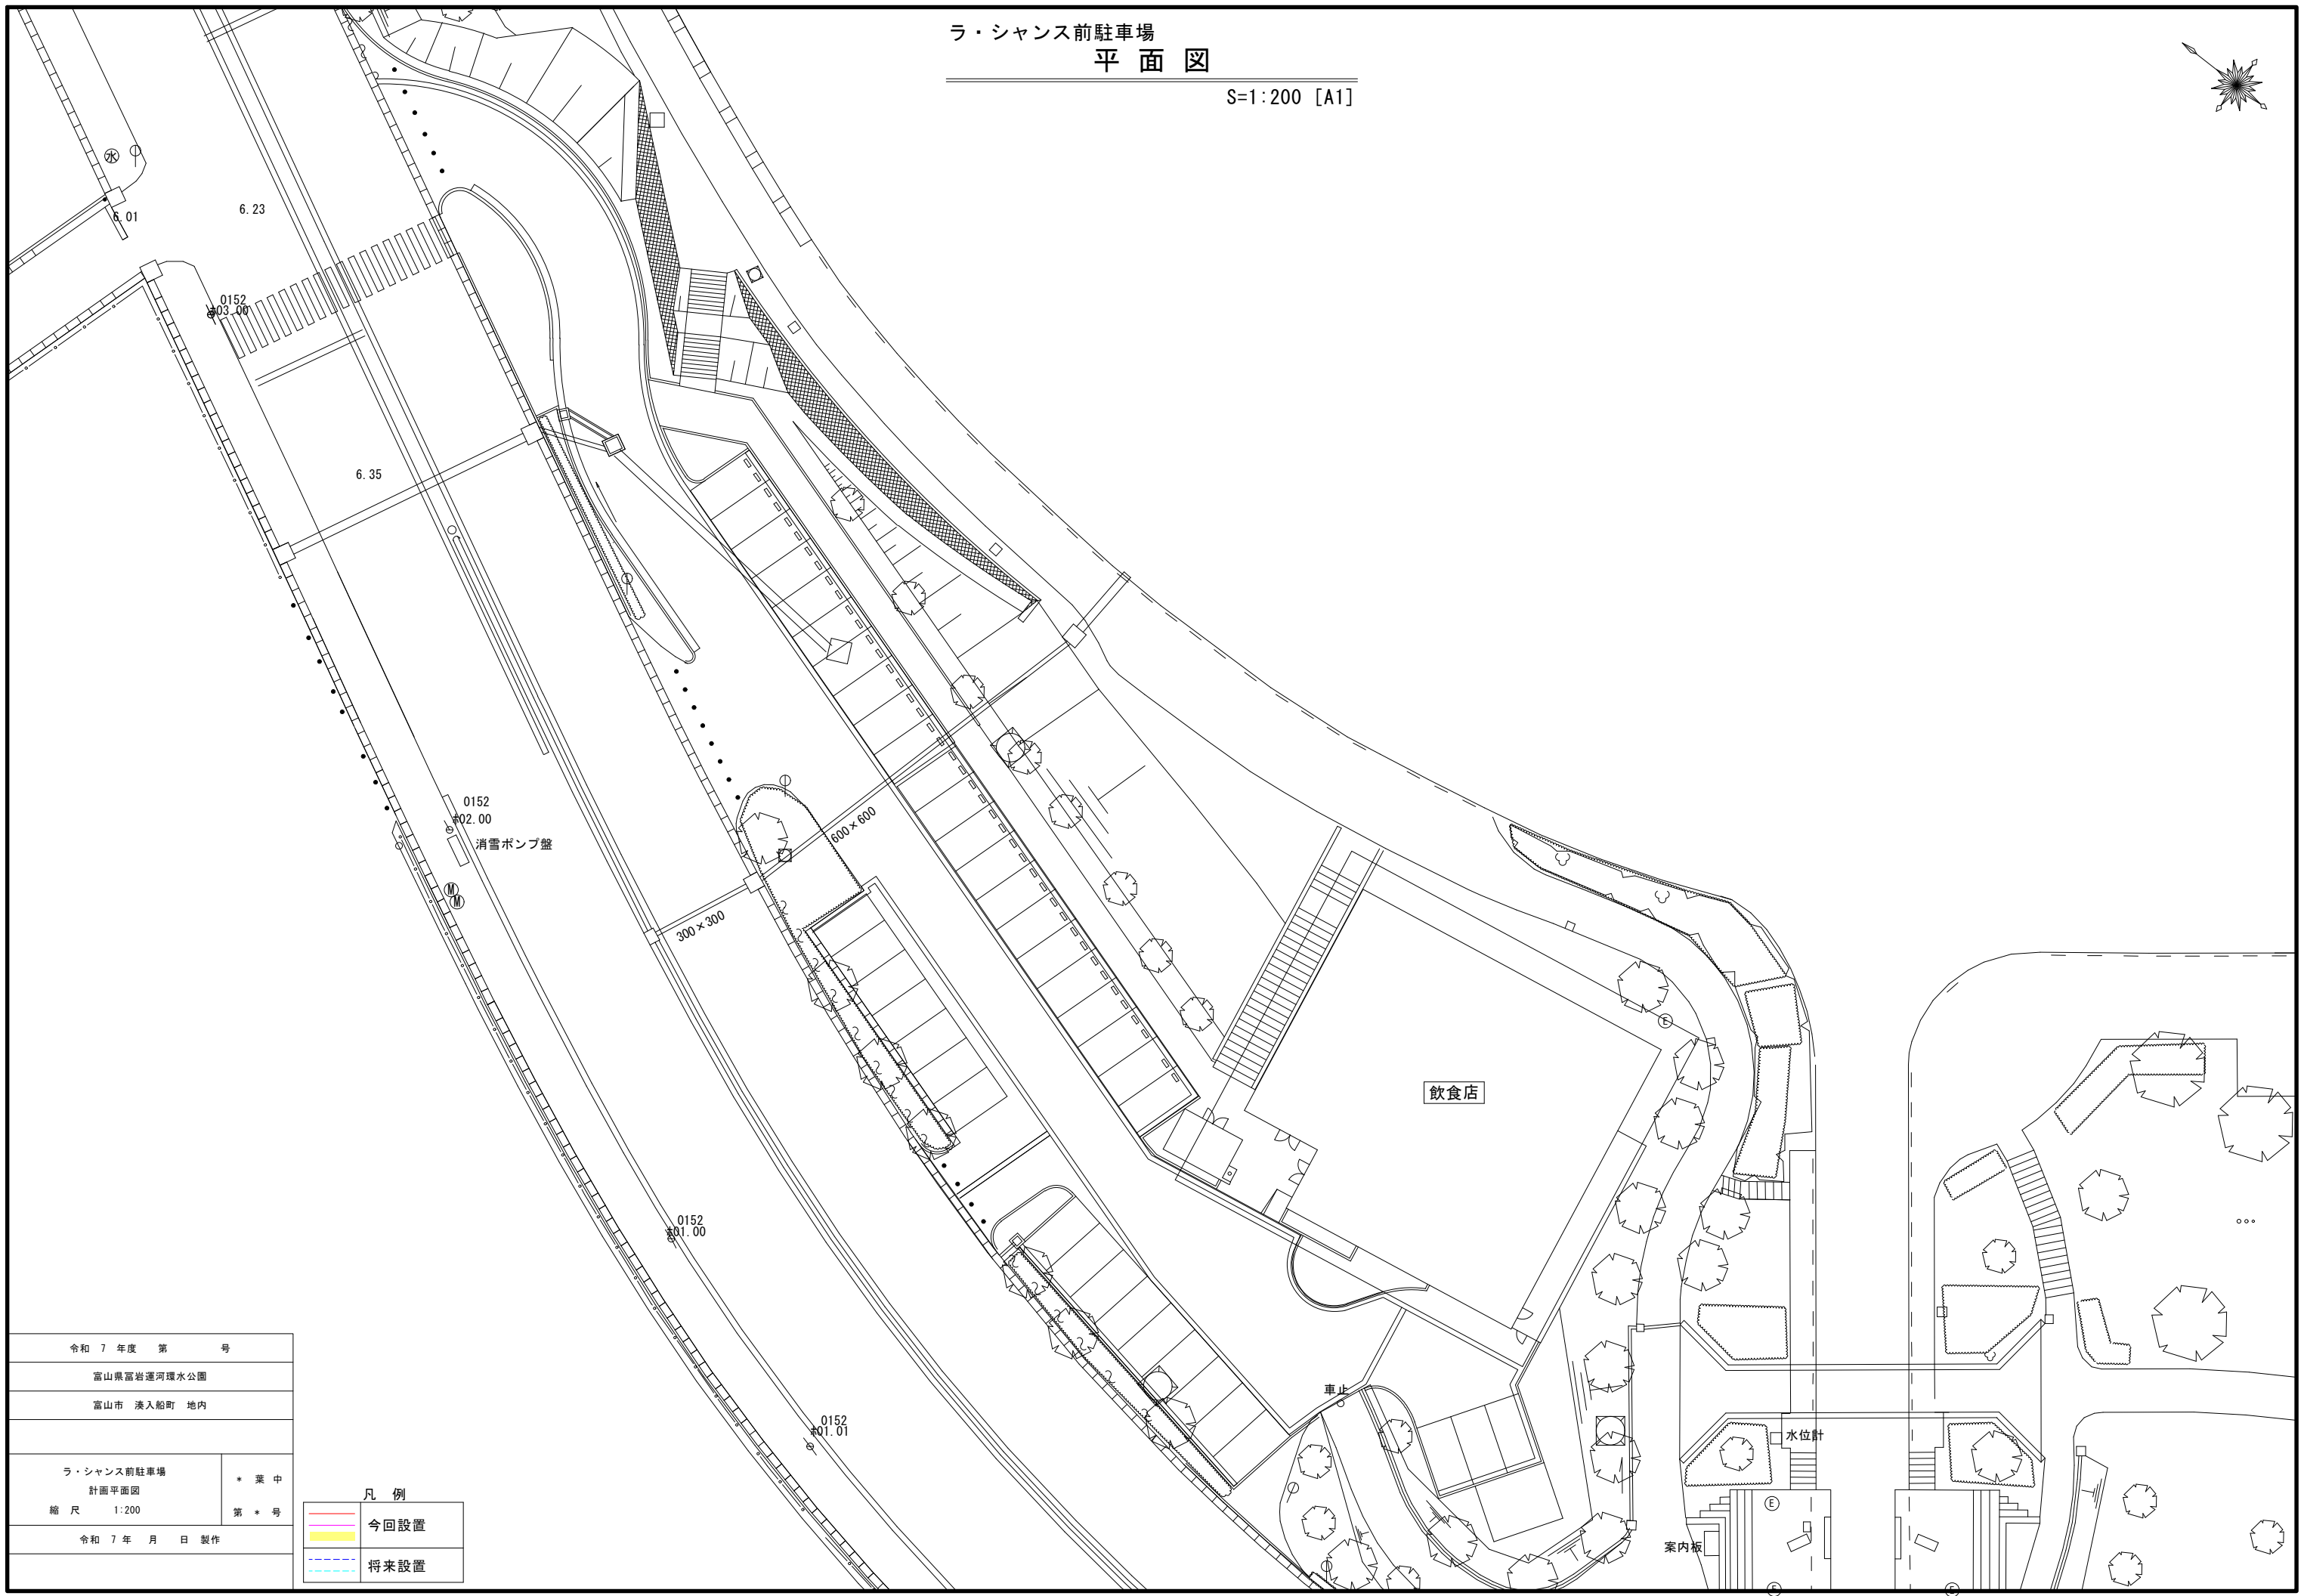



令和 7 年度 第 号	
富山県富岩運河環水公園	
富山市 湊入船町 地内	
ラ・シャンス前駐車場 計画平面図	* 業 中
縮 尺 1:200	第 * 号
令和 7 年 月 日 製作	

凡 例	
	今回設置
	将来設置

ラ・シャンス前駐車場
電気設備平面図

 S=1:200 [A1]

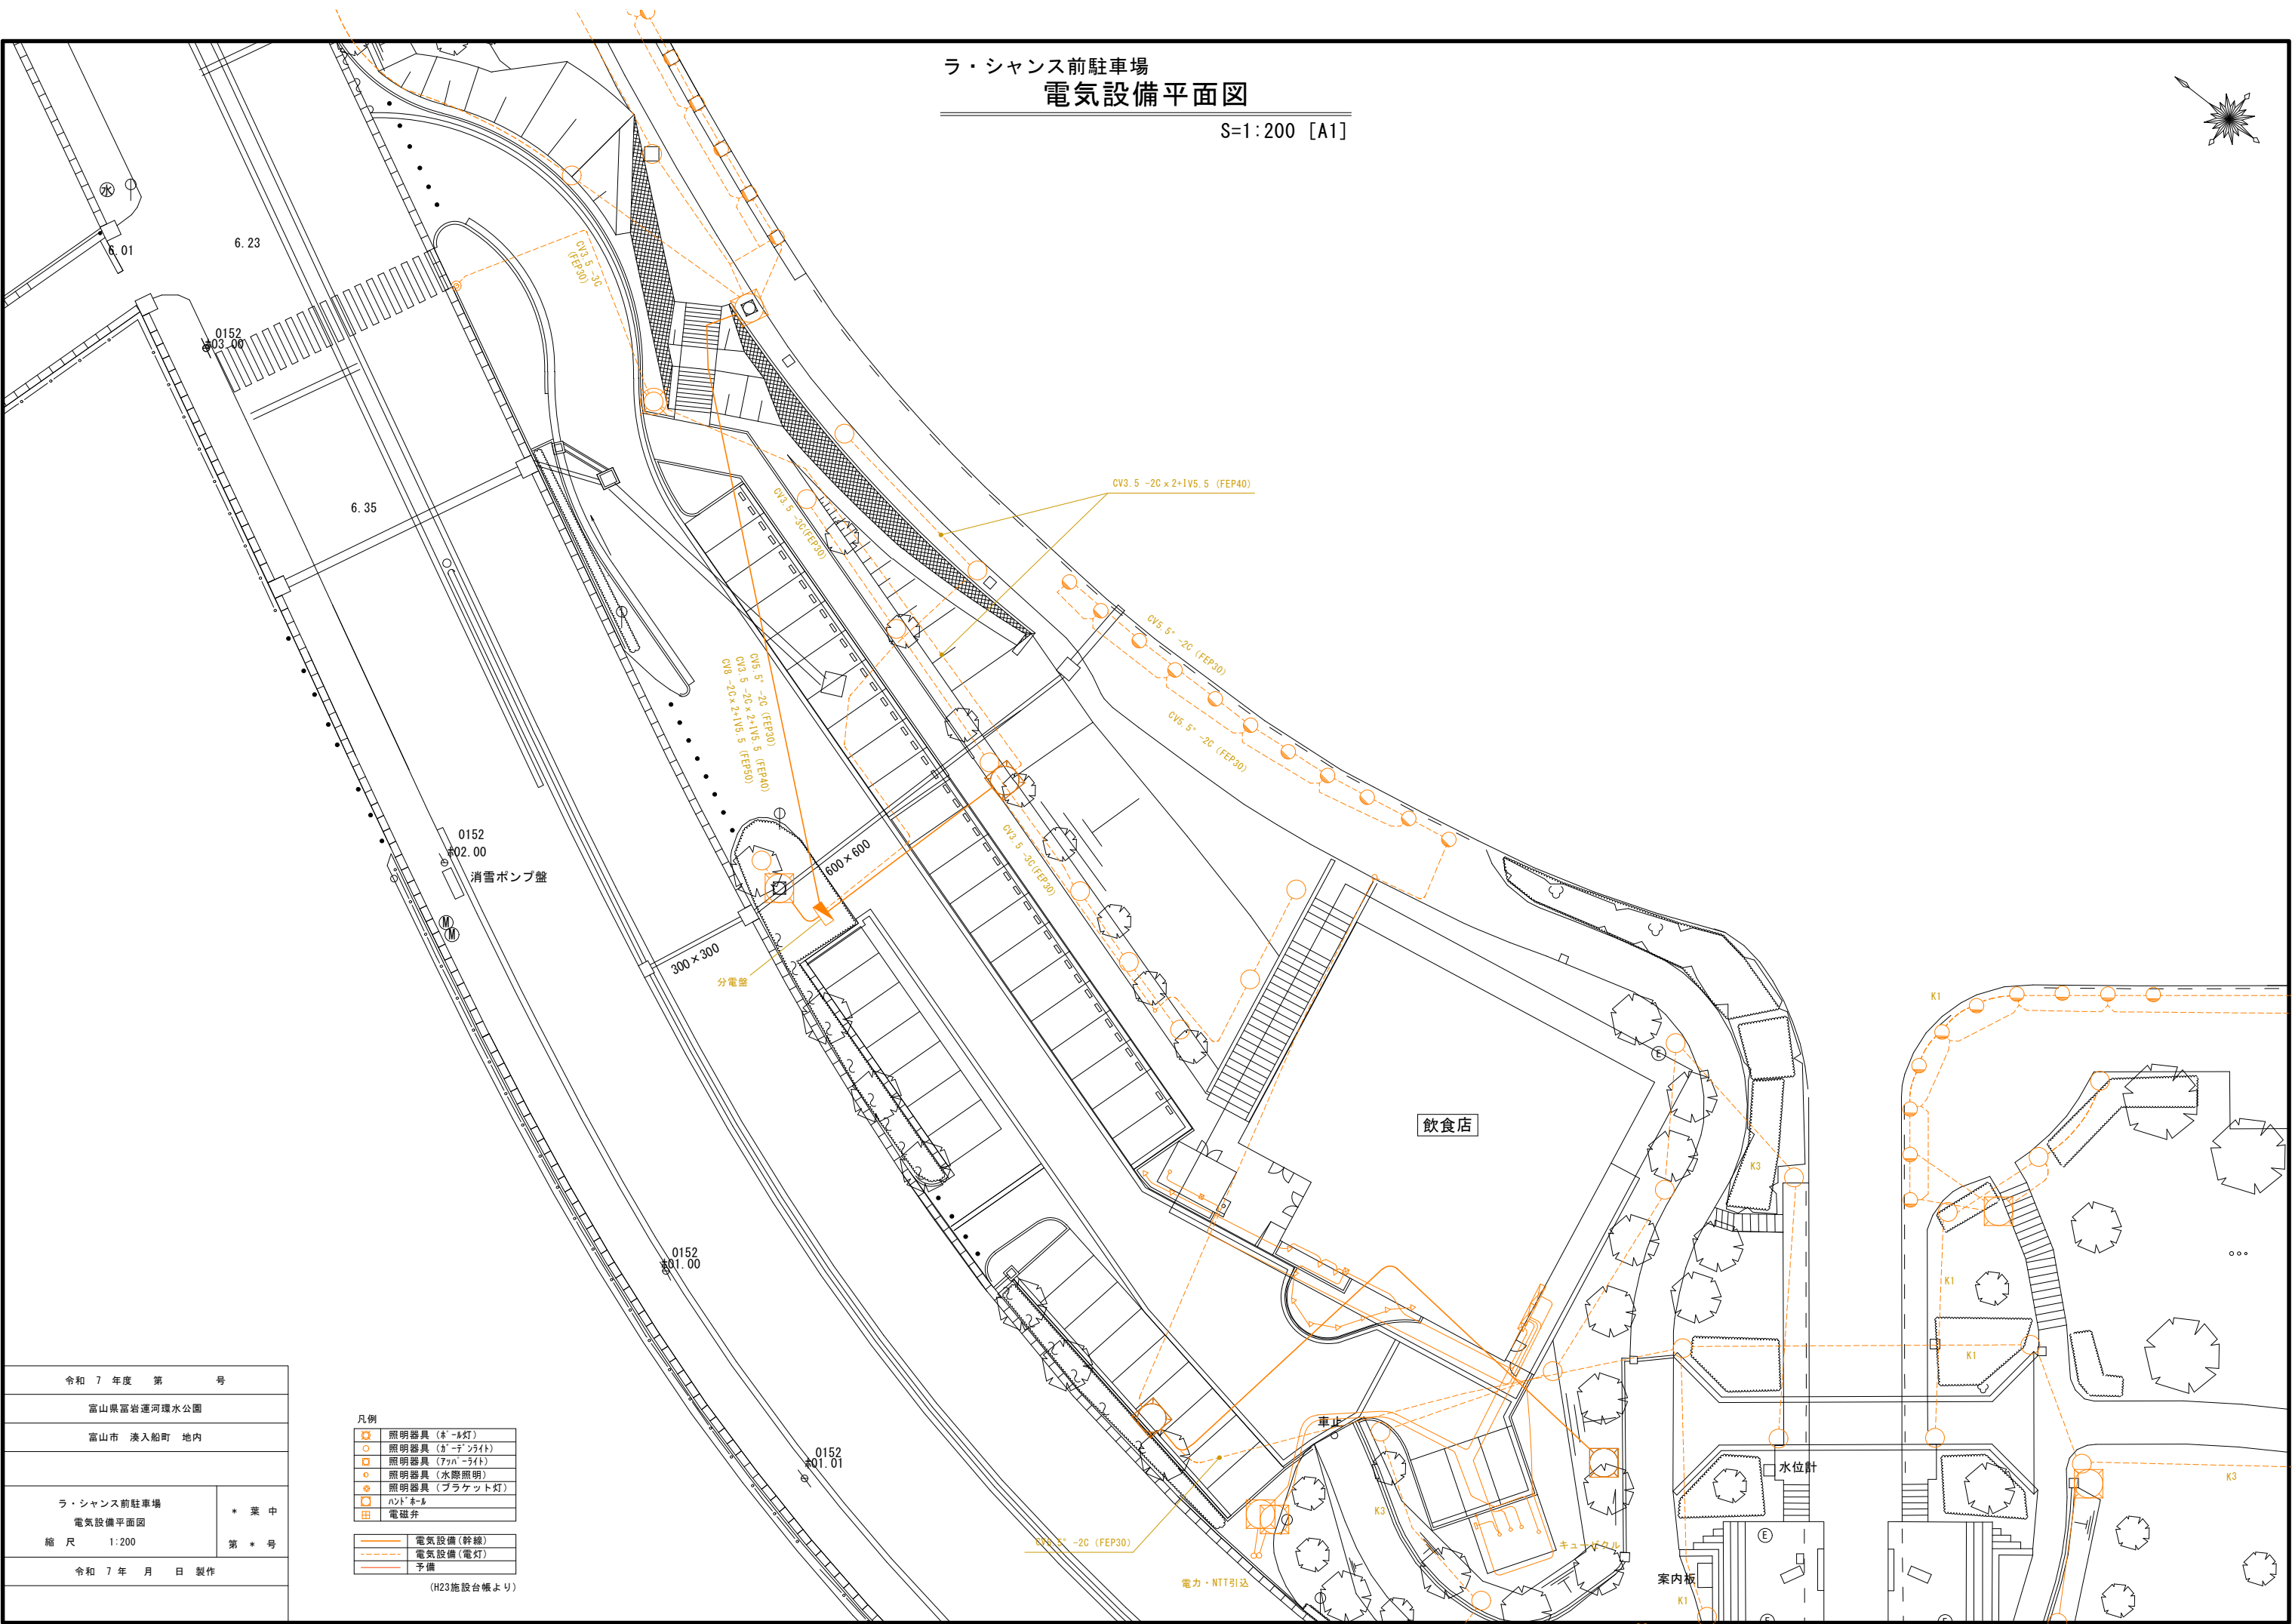

令和 7 年度 第 号	
富山県富岩運河環水公園	
富山市 湊入船町 地内	
ラ・シャンス前駐車場 電気設備平面図	* 業 中
縮 尺 1:200	第 * 号
令和 7 年 月 日 製作	

凡例	
	照明器具 (ポール灯)
	照明器具 (ガーデンライト)
	照明器具 (ファッパライト)
	照明器具 (水際照明)
	照明器具 (ブラケット灯)
	ハンドレール
	電磁弁
	電気設備 (幹線)
	電気設備 (電灯)
	予備
(H23施設台帳より)	